


图例

- 管径(材质) 原有生活管道
- 管径(材质) 原有消防管道
- 消火栓
- 管径(材质) 新建消防管道
- 管径(材质) 新建生活管道

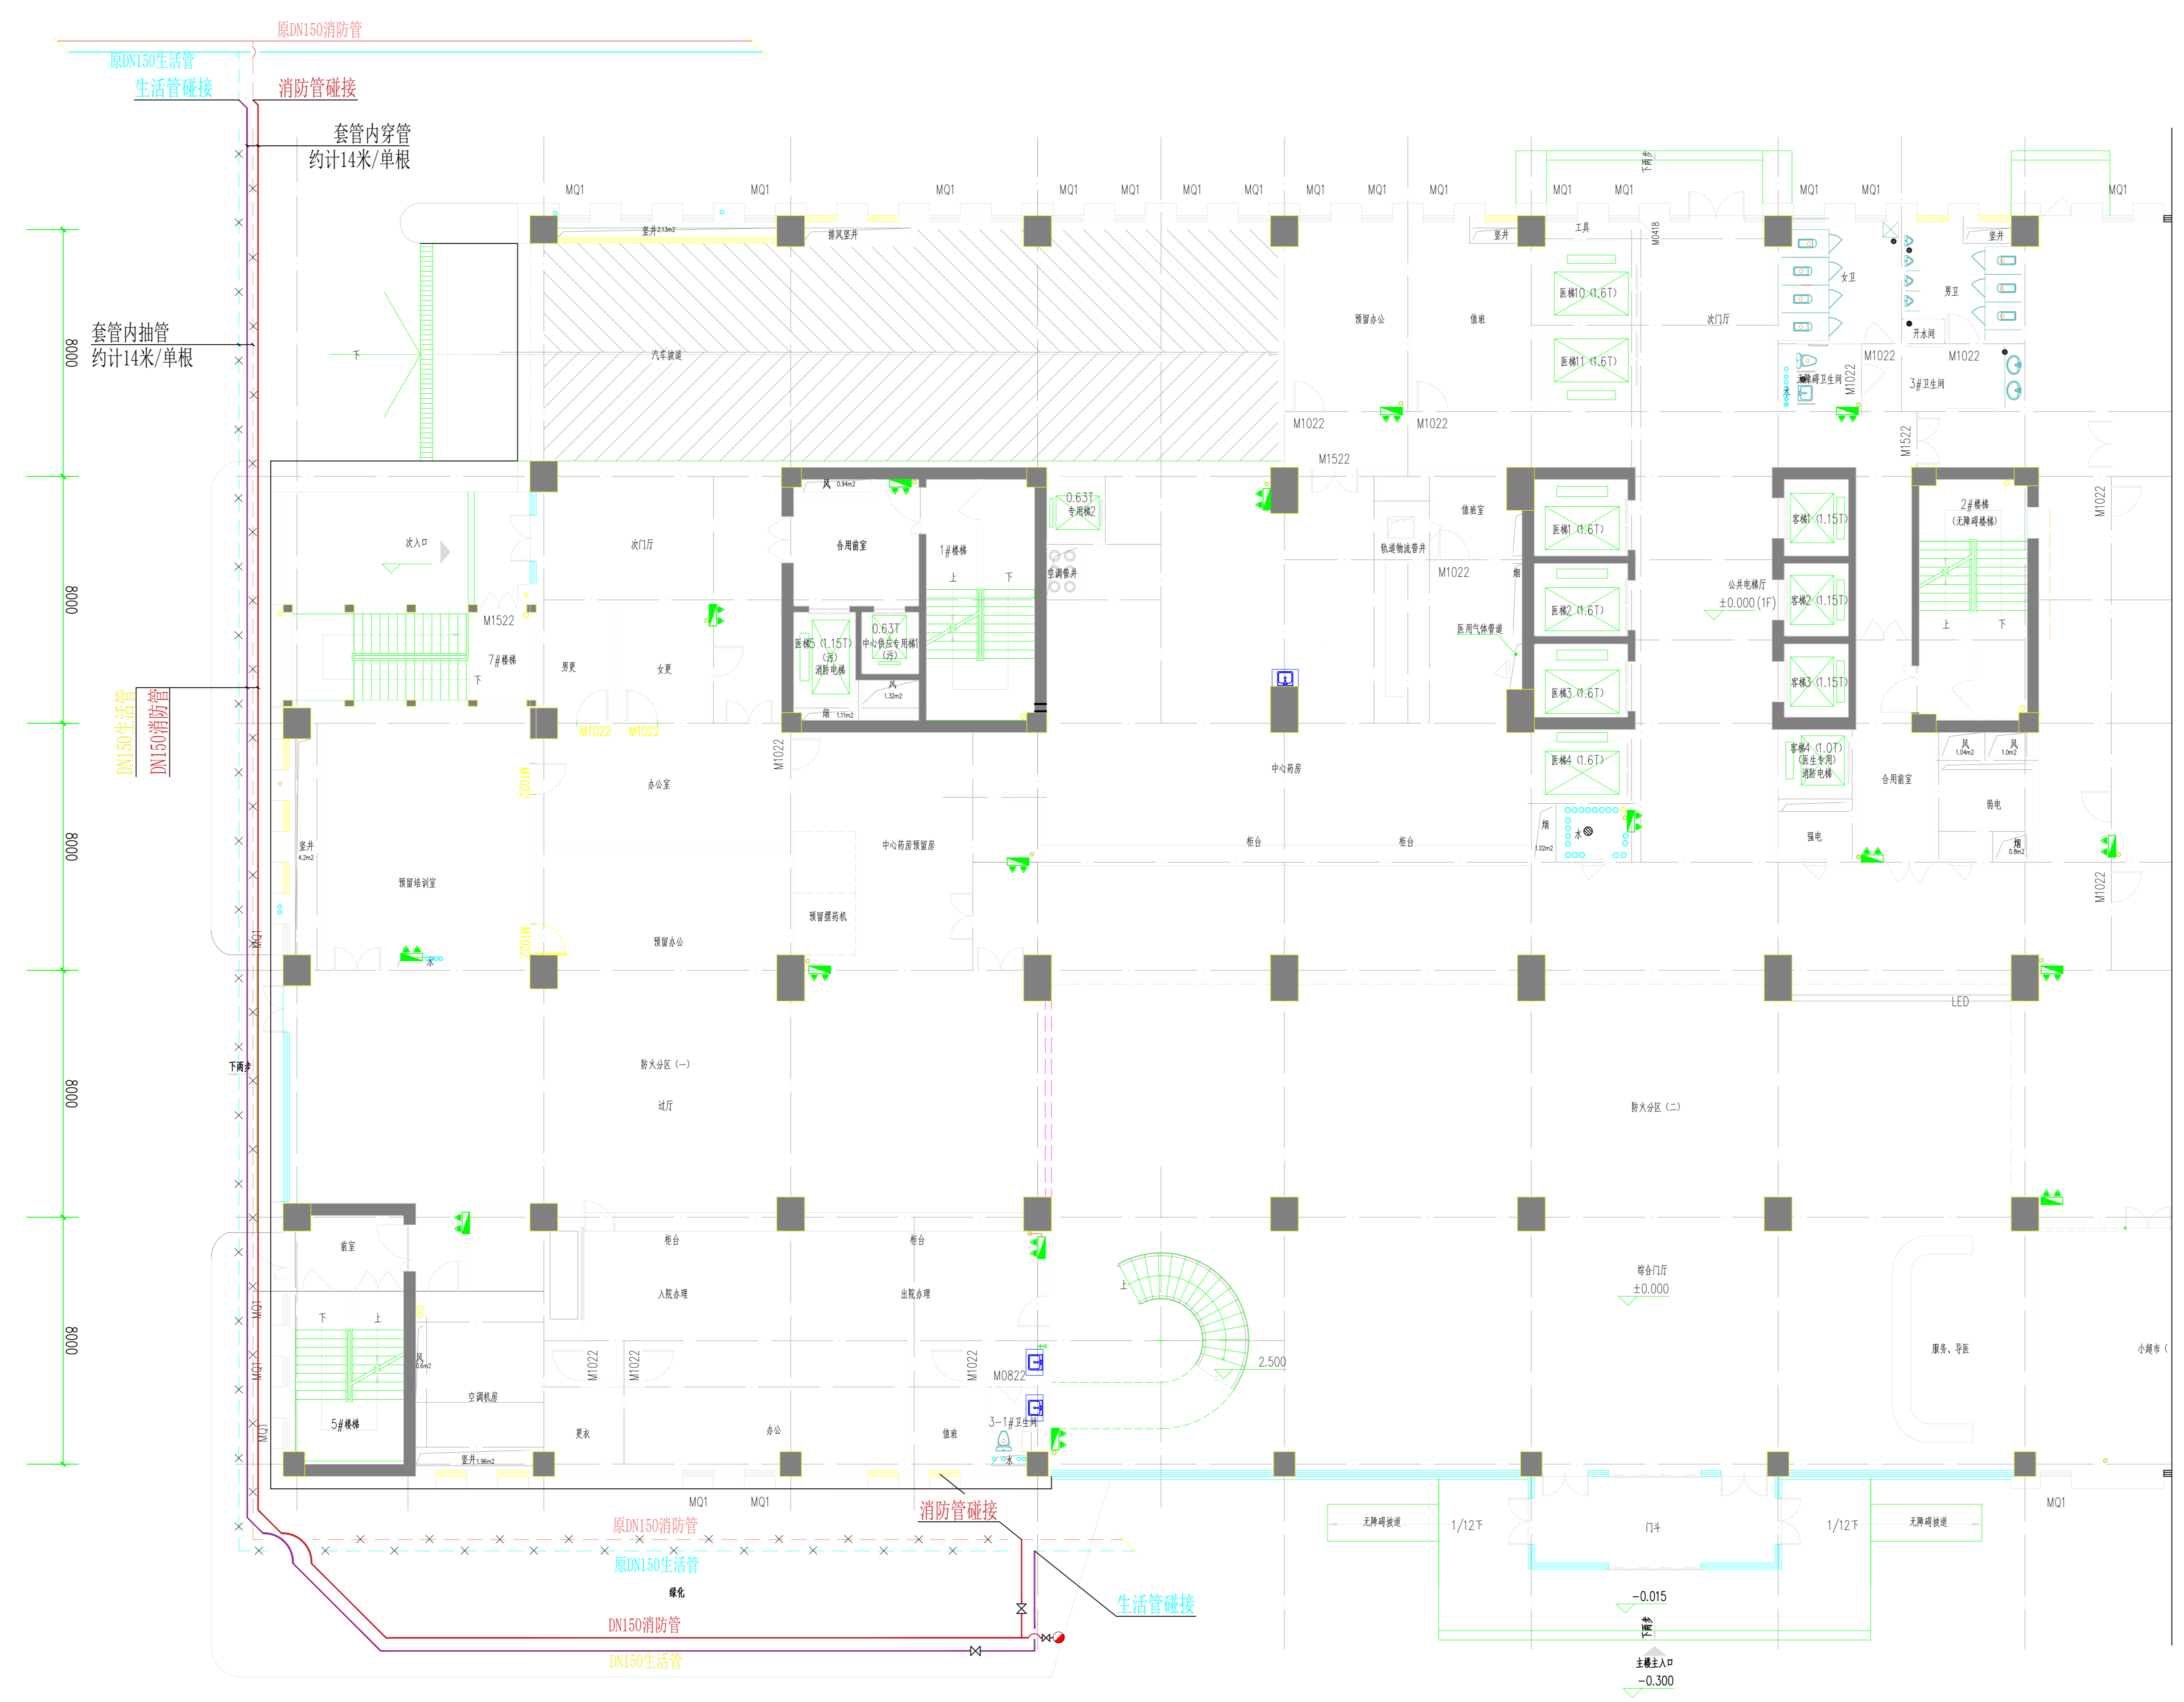

芜湖市第五人民医院		项目名称	给水管道工程		建设单位	芜湖市第五人民医院		
设计		校对		芜湖市第五人民医院主楼外(西部) 给水管道改造工程	单位		日期	202111
绘图		审核			比例		第 02 张	
负责人		审定			图号	管施-02	共 02 张	